

SCAP S.R.L.
Via Adriatica, 112
06135 PONTE SAN GIOVANNI (PG)
C.F. e P. IVA 00782030548

REGIONE DELL'UMBRIA
PROVINCIA DI PERUGIA
COMUNE DI TORGIANO

COMMITTENTE: SCAP S.R.L.

OGGETTO: RICHIESTA DI AUTORIZZAZIONE UNICA ART. 8 DPR 160/2010 (VARIANTE ALLA PARTE STRUTTURALE E OPERATIVA DEL PRG VIGENTE E ADOTTATO)
REALIZZAZIONE DI DEPOSITO DI LIQUIDI COMBUSTIBILI PER USO COMMERCIALE CON CAPACITA' GEOMETRICA COMPLESSIVA SUPERIORE A 50 mc.

LOCALITA': TORGIANO (PG) Viale G. Lungarotti


DESCRIZIONE:
GRAFICO UTENZE

IL TECNICO
Ortenzi geoni Sergio
ALBO GEOMETRI
PROV. PERUGIA
n. 2701

La sottoscritta Società SCAP srl fa presente che il tecnico firmatario ha elaborato il progetto nell'ambito della sua attività di dipendente e pertanto non tratta di svolgimento di prestazione professionale autonoma. Di conseguenza viene indicato il codice fiscale della società medesima n° 00782030548

Data: 07 marzo 2017
Aggiornato: 21 marzo 2018

Tavola C15

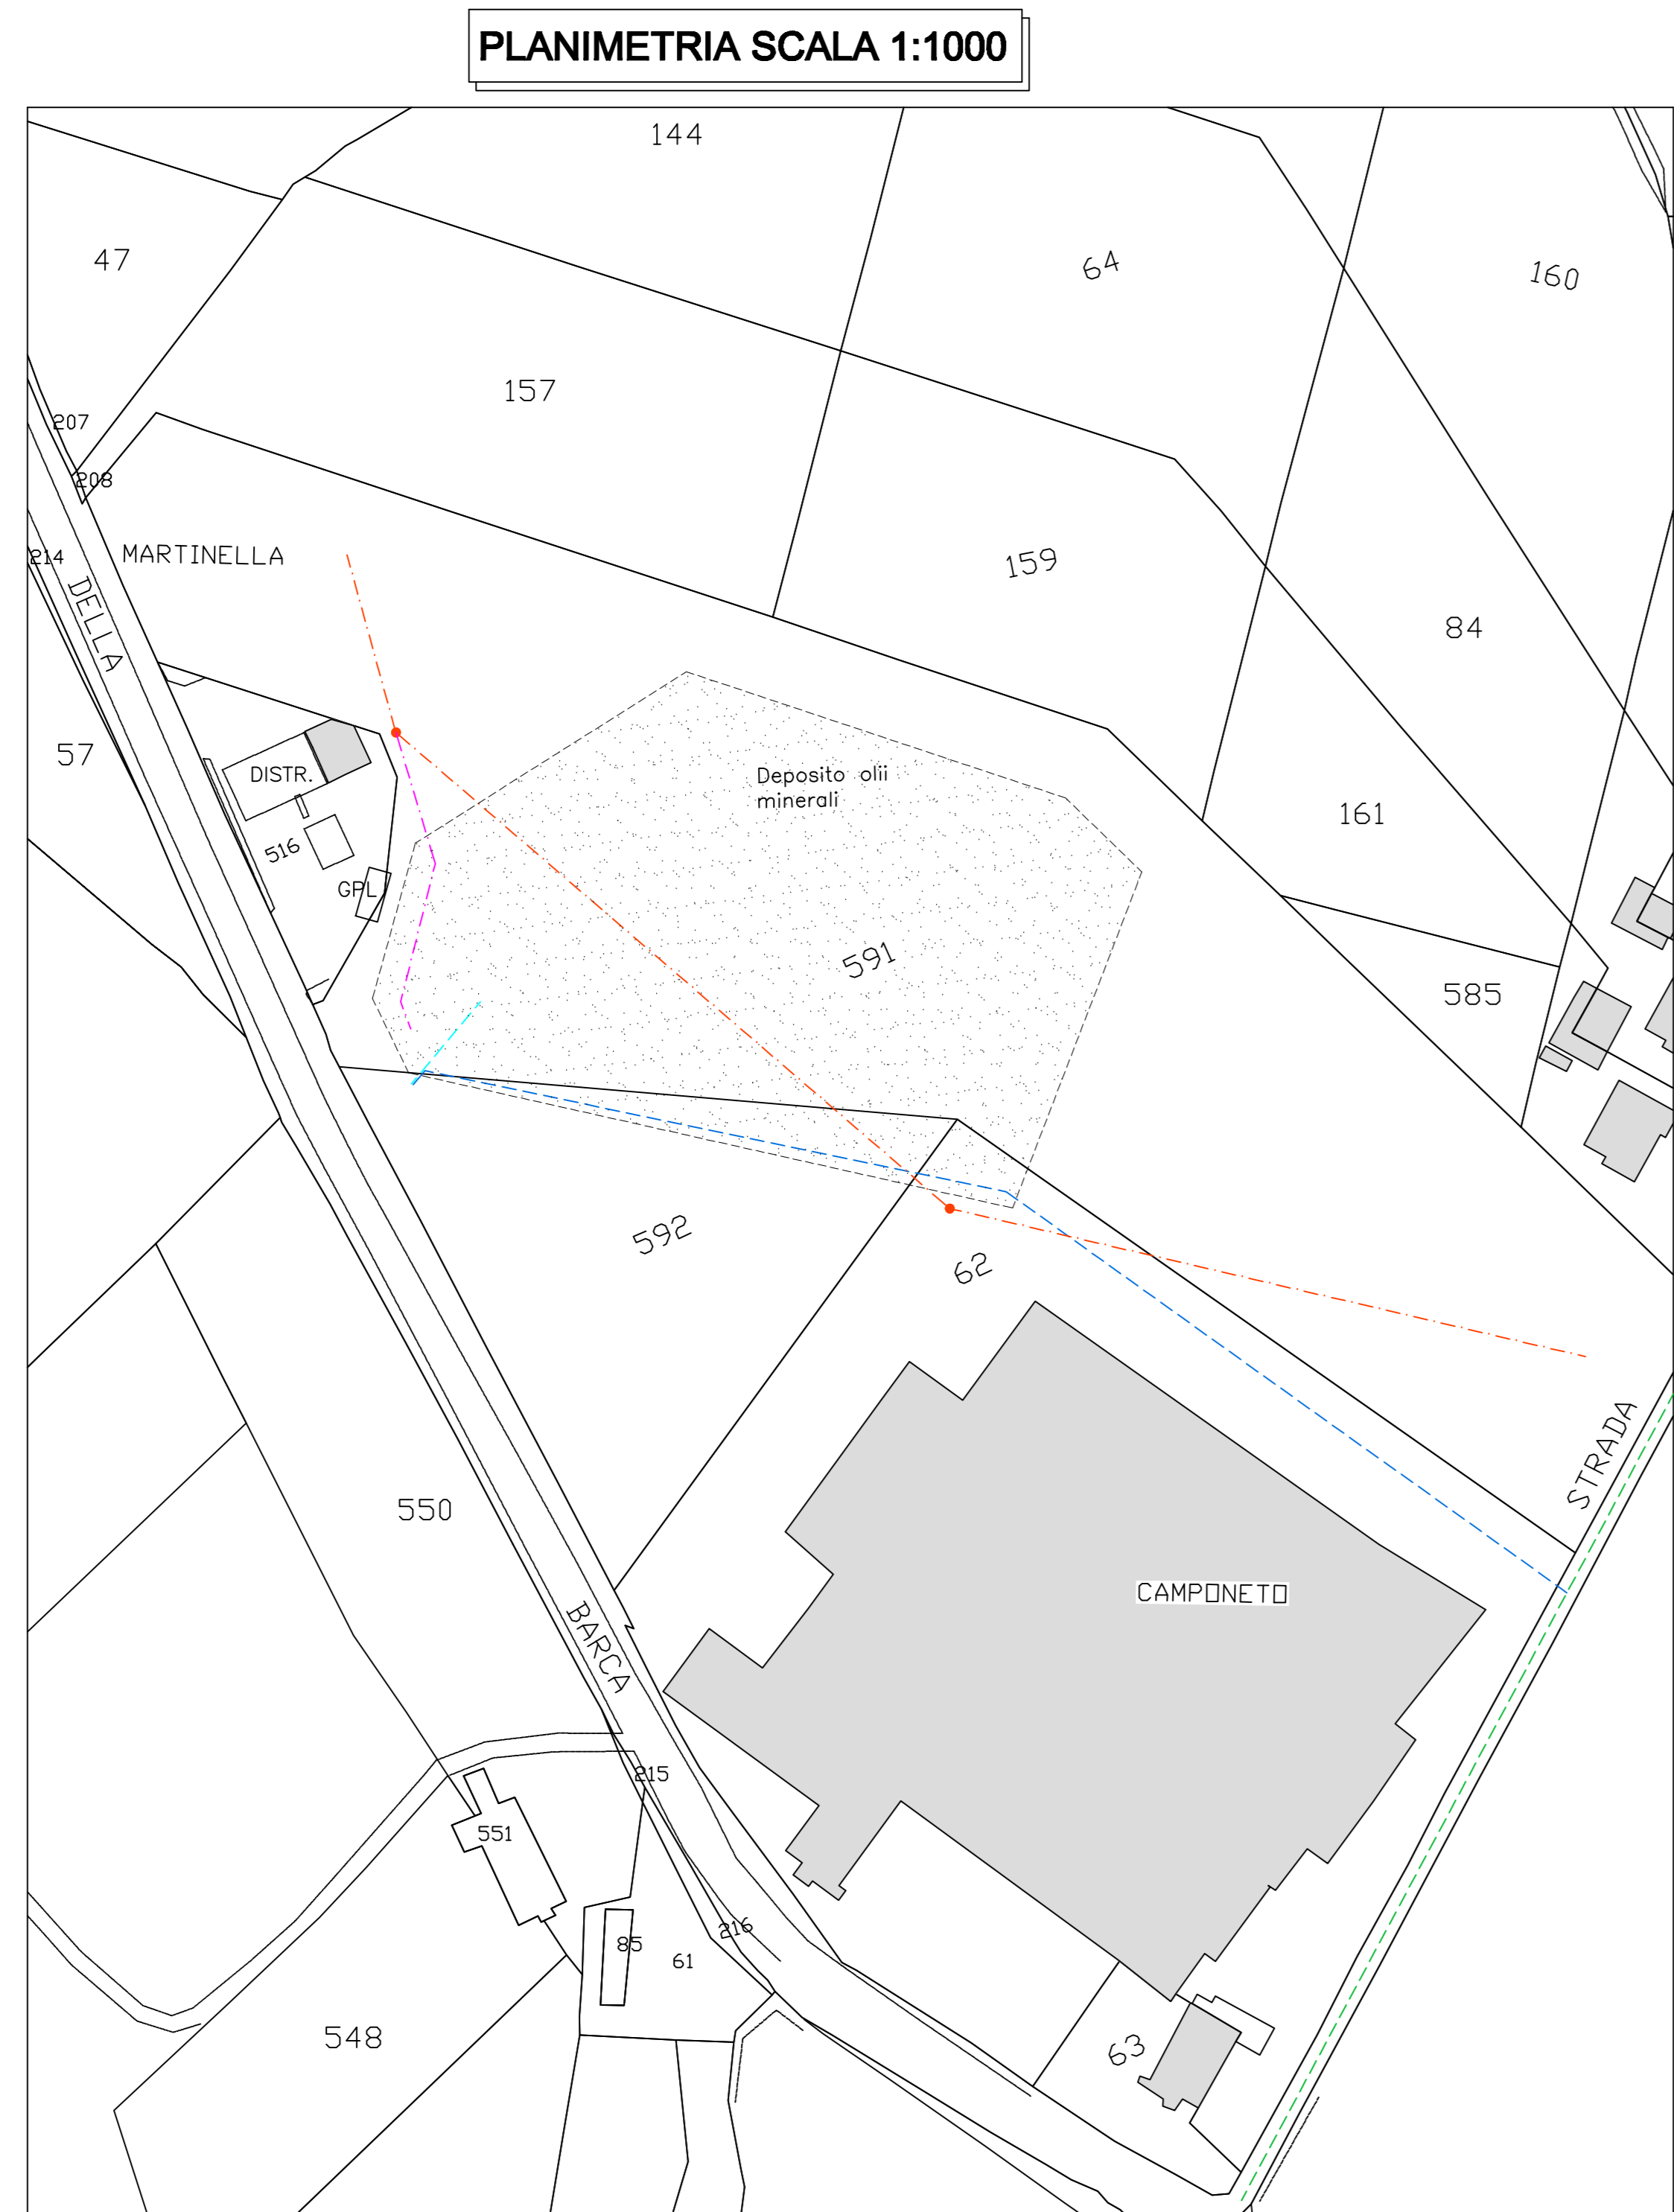

LEGENDA FORNITURA IDRICA

FORNITURA RICHIESTA LINEA ANTINCENDIO
PORTATA 120 Lt./min - PRESSIONE 2 bar

	Linea acquedotto pubblico esistente
	Linea allaccio acquedotto pubblico
	Linea acqua utenza domestica
	Contatore antincendio
	Contatore utenza domestica

LEGENDA FORNITURA ELETTRICA

FORNITURA RICHIESTA
TENSIONE DI FORNITURA - 380V - bassa tensione
POTENZA IMPEGNATA - 15,0 KW(chilowatt)

	Linea elettrica esistente
	Nuova linea elettrica al contatore
	Contatore elettrico di misura
	Palo esistente linea elettrica

PIANTA STATO DI PROGETTO
Scala 1:200

